


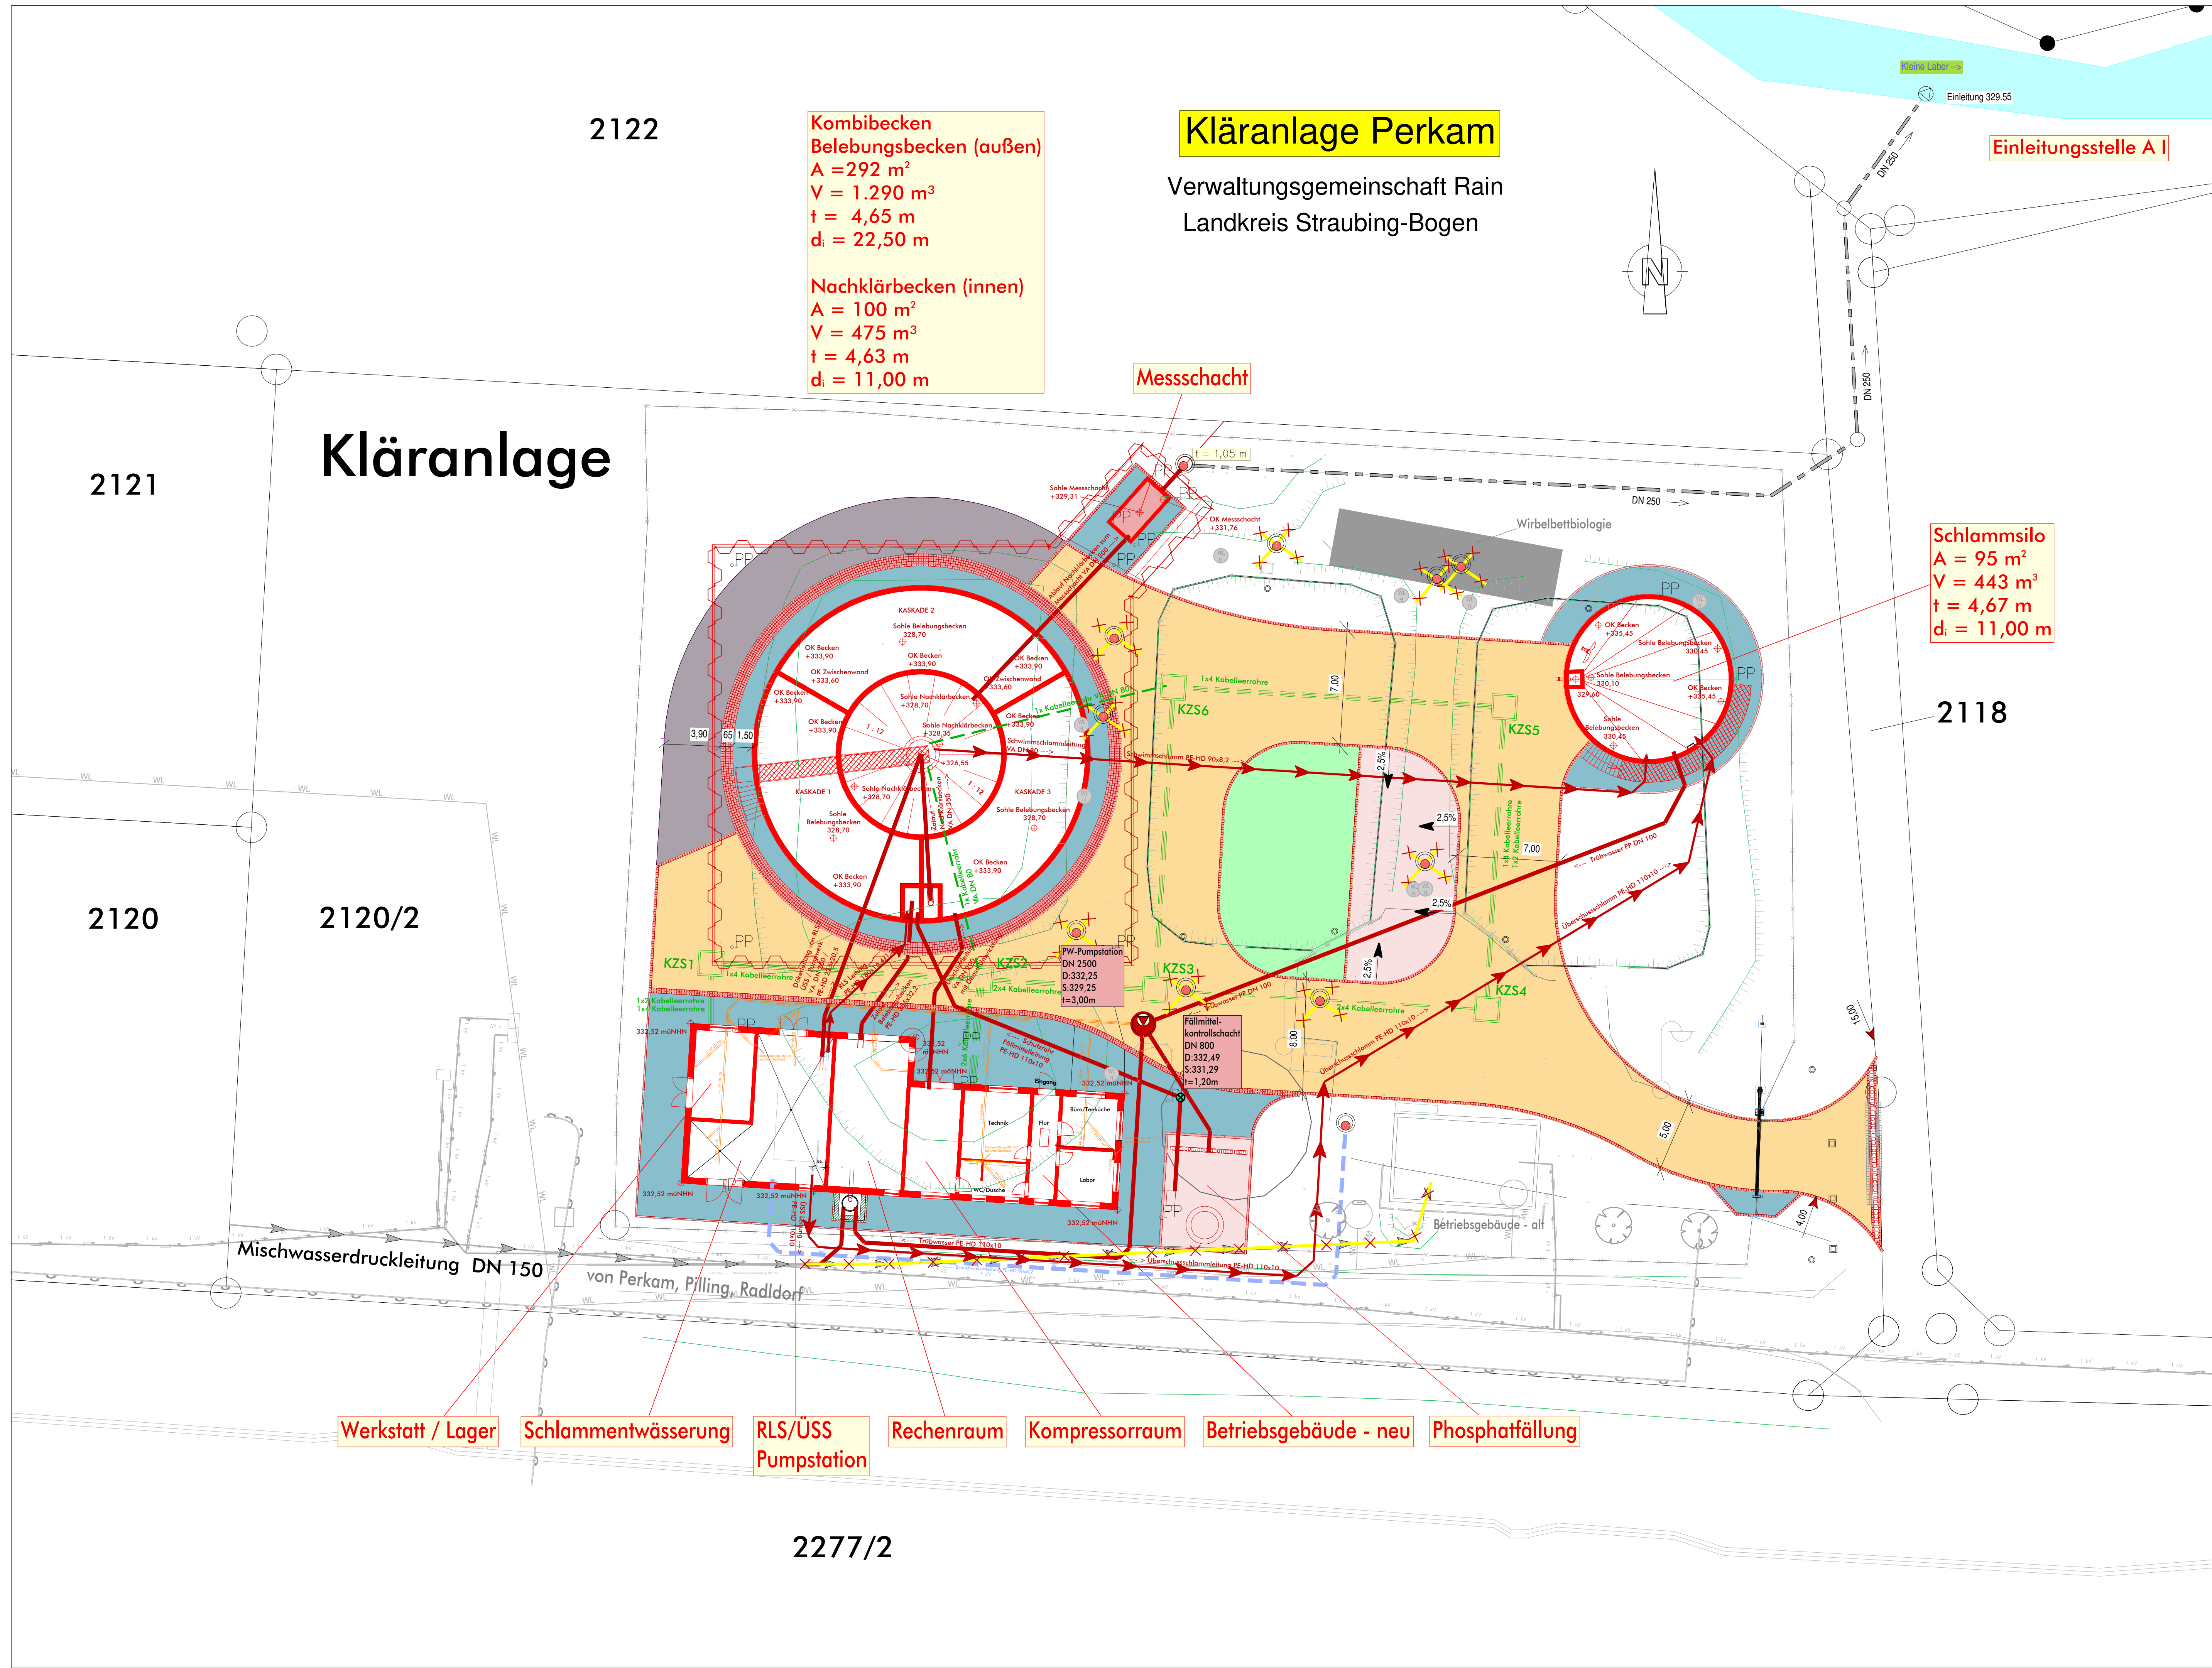


Legende:

Bestand:

- | | | | |
|--|---------------------------|--|-----------------------------|
| | Bauwerke | | OK Böschung |
| | SW Schacht | | Hauptwasserschleier |
| | Straßenlampe | | Wasserschieber |
| | Zaun | | Telekom / Kabel Deutschland |
| | Telefonmast | | Wasserzweckverband |
| | Baum<0.3m | | Kabel Niederspannung |
| | Druckrohrleitung | | Zweizeiler |
| | Mischwasserleitung DN 250 | | Entwässerung ACO Rinne |
| | UK Böschung | | |

Planung:

- | | | | |
|--|--------------------------|--|-----------------------------------|
| | Bauwerke | | Druckrohrleitung |
| | Asphaltfläche - Straße | | Freispiegleitung |
| | Pflasterfläche | | Kontrollschacht Fällmittelteilung |
| | Grünfläche | | SW Schacht |
| | Betonfläche | | geplante Höhen |
| | Einzeiler | | Kabelzuchtschacht |
| | Zweizeiler V-Rinne | | Spundwand |
| | Bord - Betondiele | | Entwässerung ACO Rinne |
| | Fünfzeiler - groß | | Brauchwasserleitung |
| | Abbruch Mischwasserkanal | | Ausbau SW Schacht |

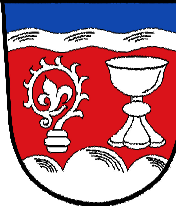Planungsbüro:		Datum	Name
 KEB Bauplanungs GmbH Hirschberger Ring 10 94315 Straubing Tel. 09421/330936-0 E-Mail: info@keb-bauplanung.de		bearbeitet: 04/25	LT
		gezeichnet: 04/25	HH
		geplant: 15.04.2025	HH
		Koordinatensystem:	GK
		Höhensystem:	DHN 2016
Vorhabensträger:			
 Gemeinde Perkam VG Rain vertreten durch: 1. Bürgermeister Hubert Ammer Schlossplatz 2 94369 Rain Tel. 09429/9401-0 Fax: 09429/9401-26 Landkreis: Straubing-Bogen		bearbeitet:	
		gezeichnet:	
		geprüft:	
		PSP Nr.:	
		Projekt:	
Nr.	Art der Änderung	Datum	Zeichen

WASSERRECHTSVERFAHREN

Bauverwaltung Verwaltungsgemeinschaft Rain Gemeinde Perkam		Unterlage / Blatt-Nr.: 05/01 Lageplan
Projektnummer: 280510		Maßstab: 1:200
Projektbezeichnung: Neubau Kläranlage Perkam		

Vorhabensträger: Gemeinde Perkam	Entwurfsverfasser: KEB Bauplanungs GmbH
Perkam, den	Straubing, den 15.04.2025
	 KEB Bauplanungs GmbH Hirschberger Ring 10 94315 Straubing Tel.: 09421/330936-0 info@keb-bauplanung.de www.keb-bauplanung.de