
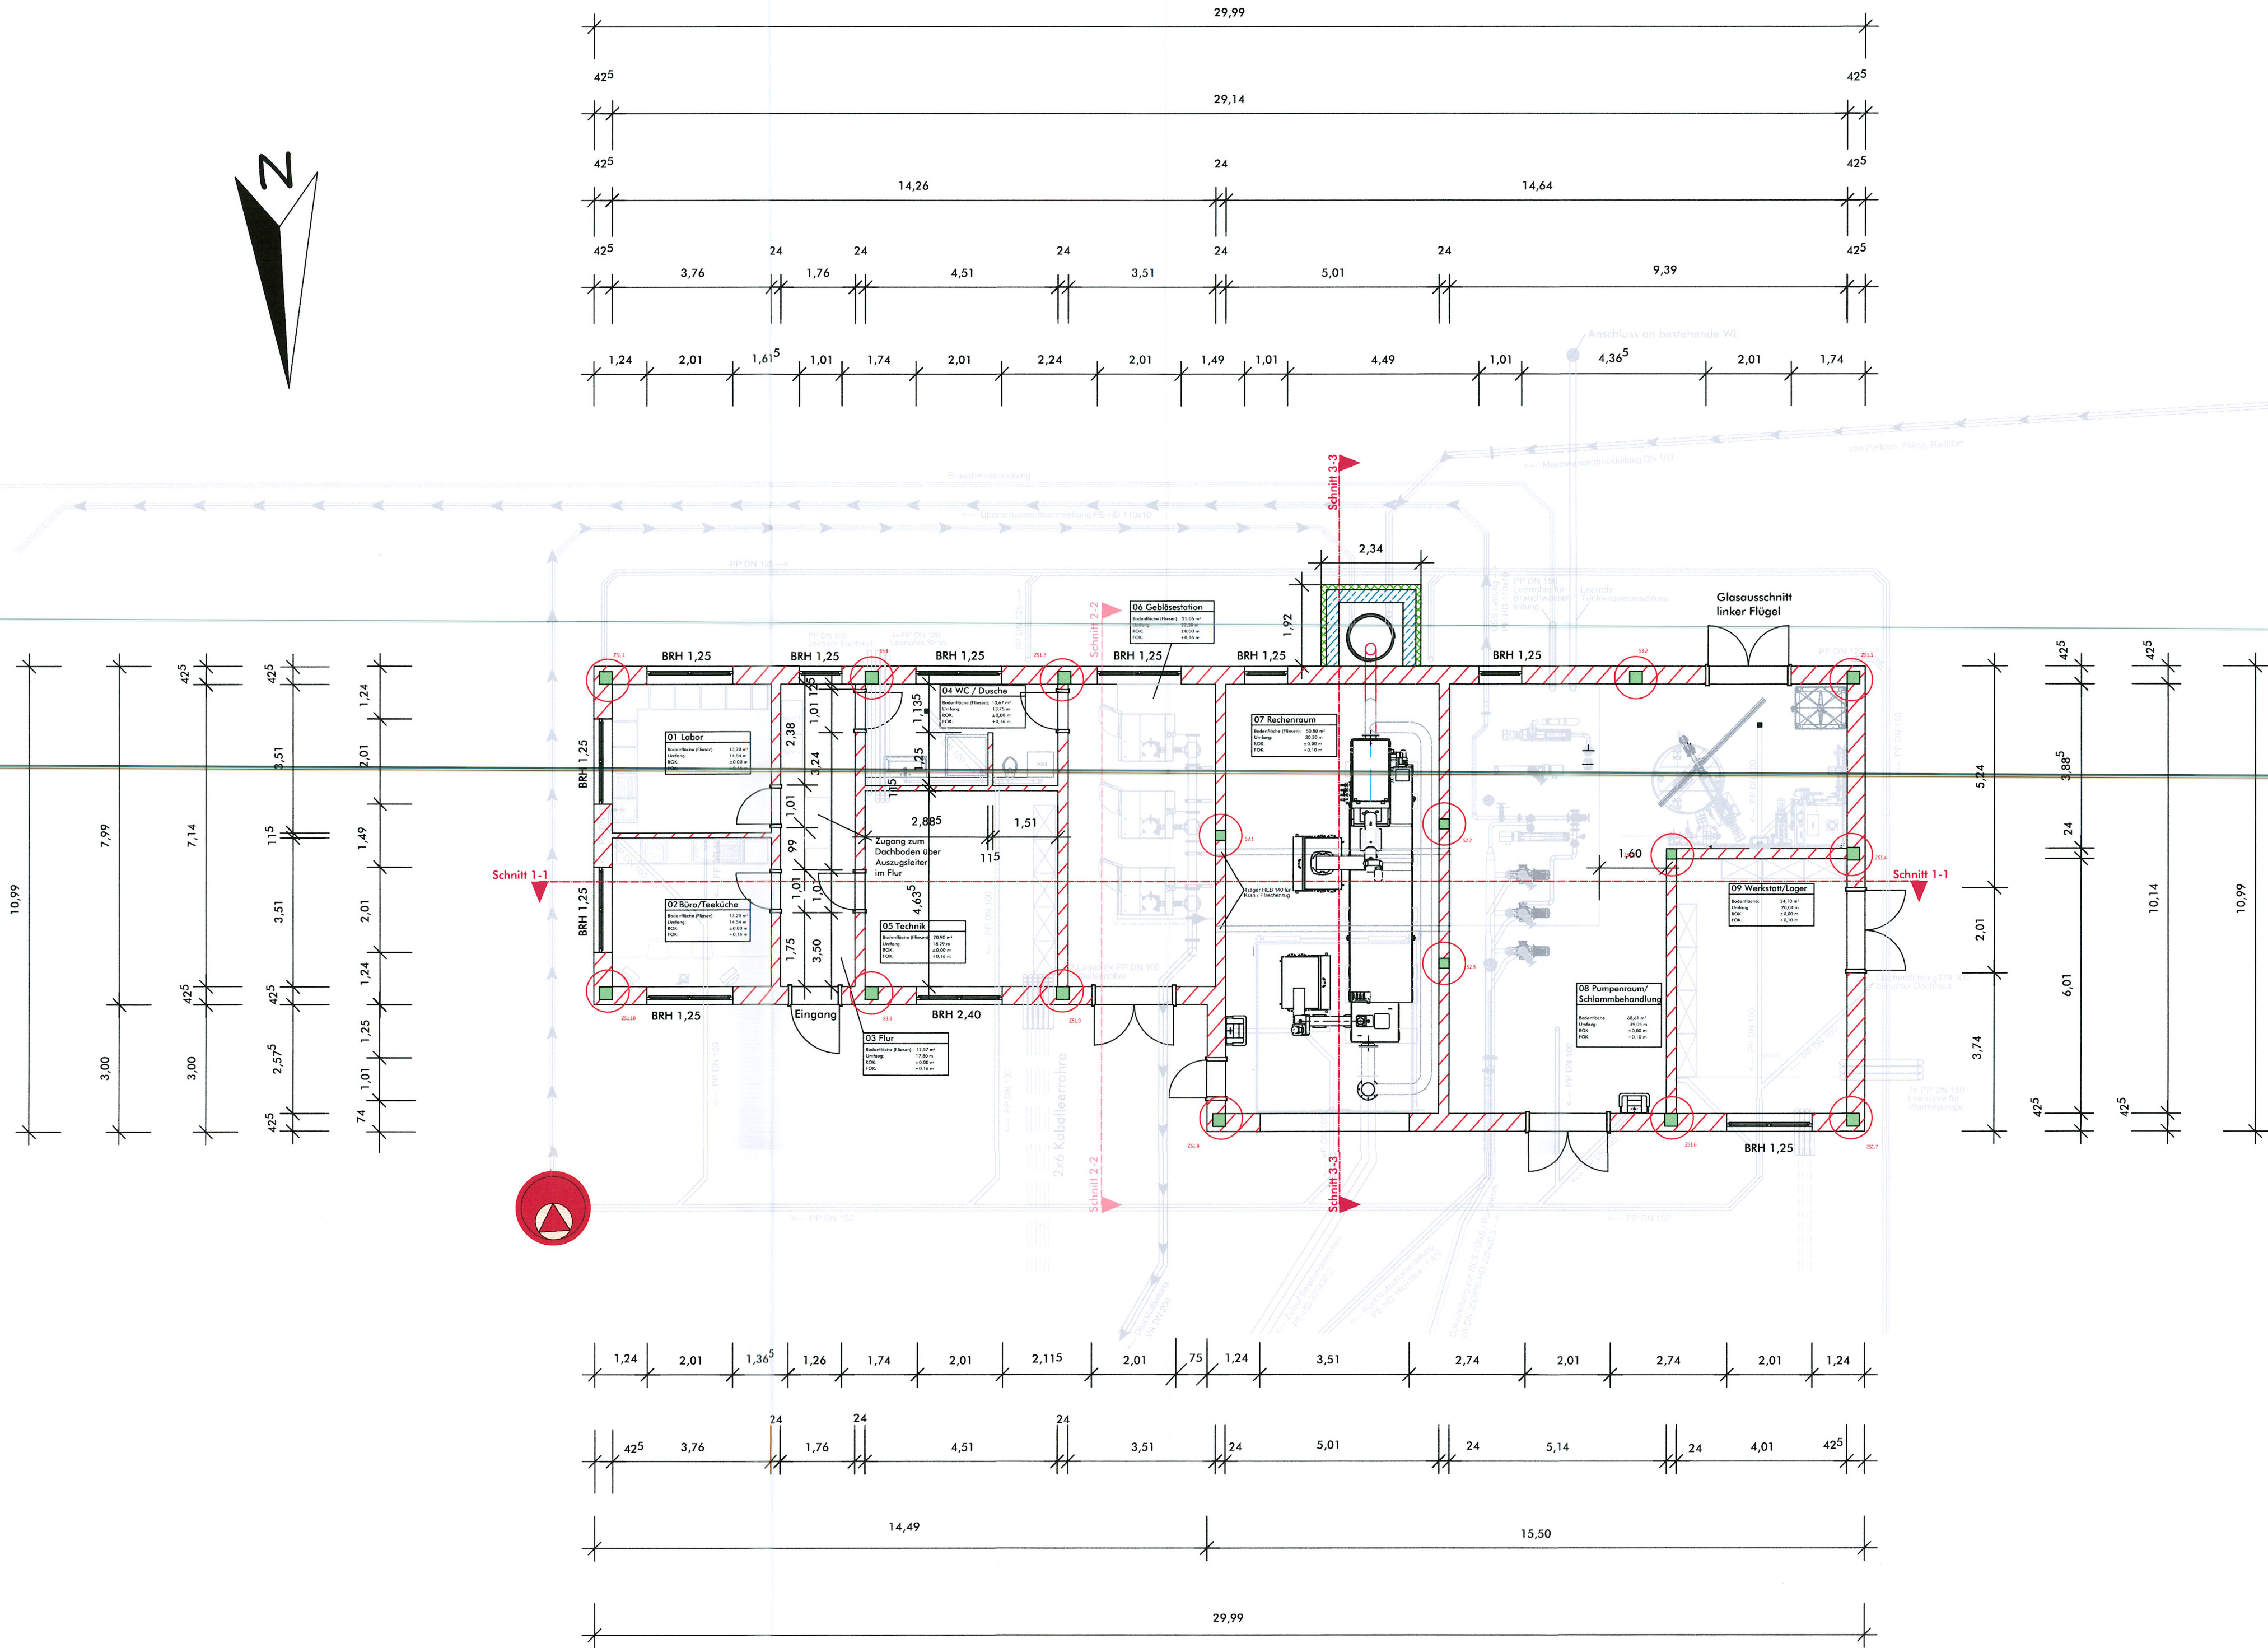
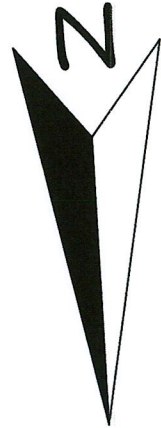


Grundriss

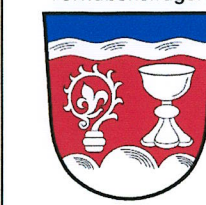

Planungsbüro:  KEB Bauplanungs GmbH Hirschberger Ring 10 94315 Straubing Tel.: 09421/330936-0 E-Mail: info@keb-bauplanung.de	bearbeitet:	04/25	RS
	gezeichnet:	04/25	HH
	geplant:	15.04.2025	
	Koordinatensystem:	GK	
	Höhensystem:	DHHN 2016	

Vorhabensträger:  Gemeinde Perkam VG Rain vertreten durch: 1. Bürgermeister Hubert Ammer Schloßplatz 2 94369 Rain Tel.: 09429/9401-0 Fax: 09429/9401-26 Landkreis: Straubing-Bogen	bearbeitet:		
	gezeichnet:		
	geprüft:		
	PSP Nr.:		
	Projekt:		

Nr.	Art der Änderung	Datum	Zeichen

WASSERRECHTSVERFAHREN

Bauverwaltung Verwaltungsgemeinschaft Rain Gemeinde Perkam	Unterlage / Blatt-Nr.: 06 / 01 Betriebsgebäude Grundriss	
	Projektnummer: 280510	Maßstab: 1:100
Projektbezeichnung: Neubau Kläranlage Perkam		
Vorhabensträger: Gemeinde Perkam	Entwurfsverfasser: KEB Bauplanungs GmbH	
Perkam, den <u>20. Mai 2025</u>	Straubing, den <u>15.04.2025</u>	
	KEB Bauplanungs GmbH Hirschberger Ring 10 94315 Straubing Tel.: 09421/330936-0 E-Mail: info@keb-bauplanung.de www.keb-bauplanung.de	