




Grundriss

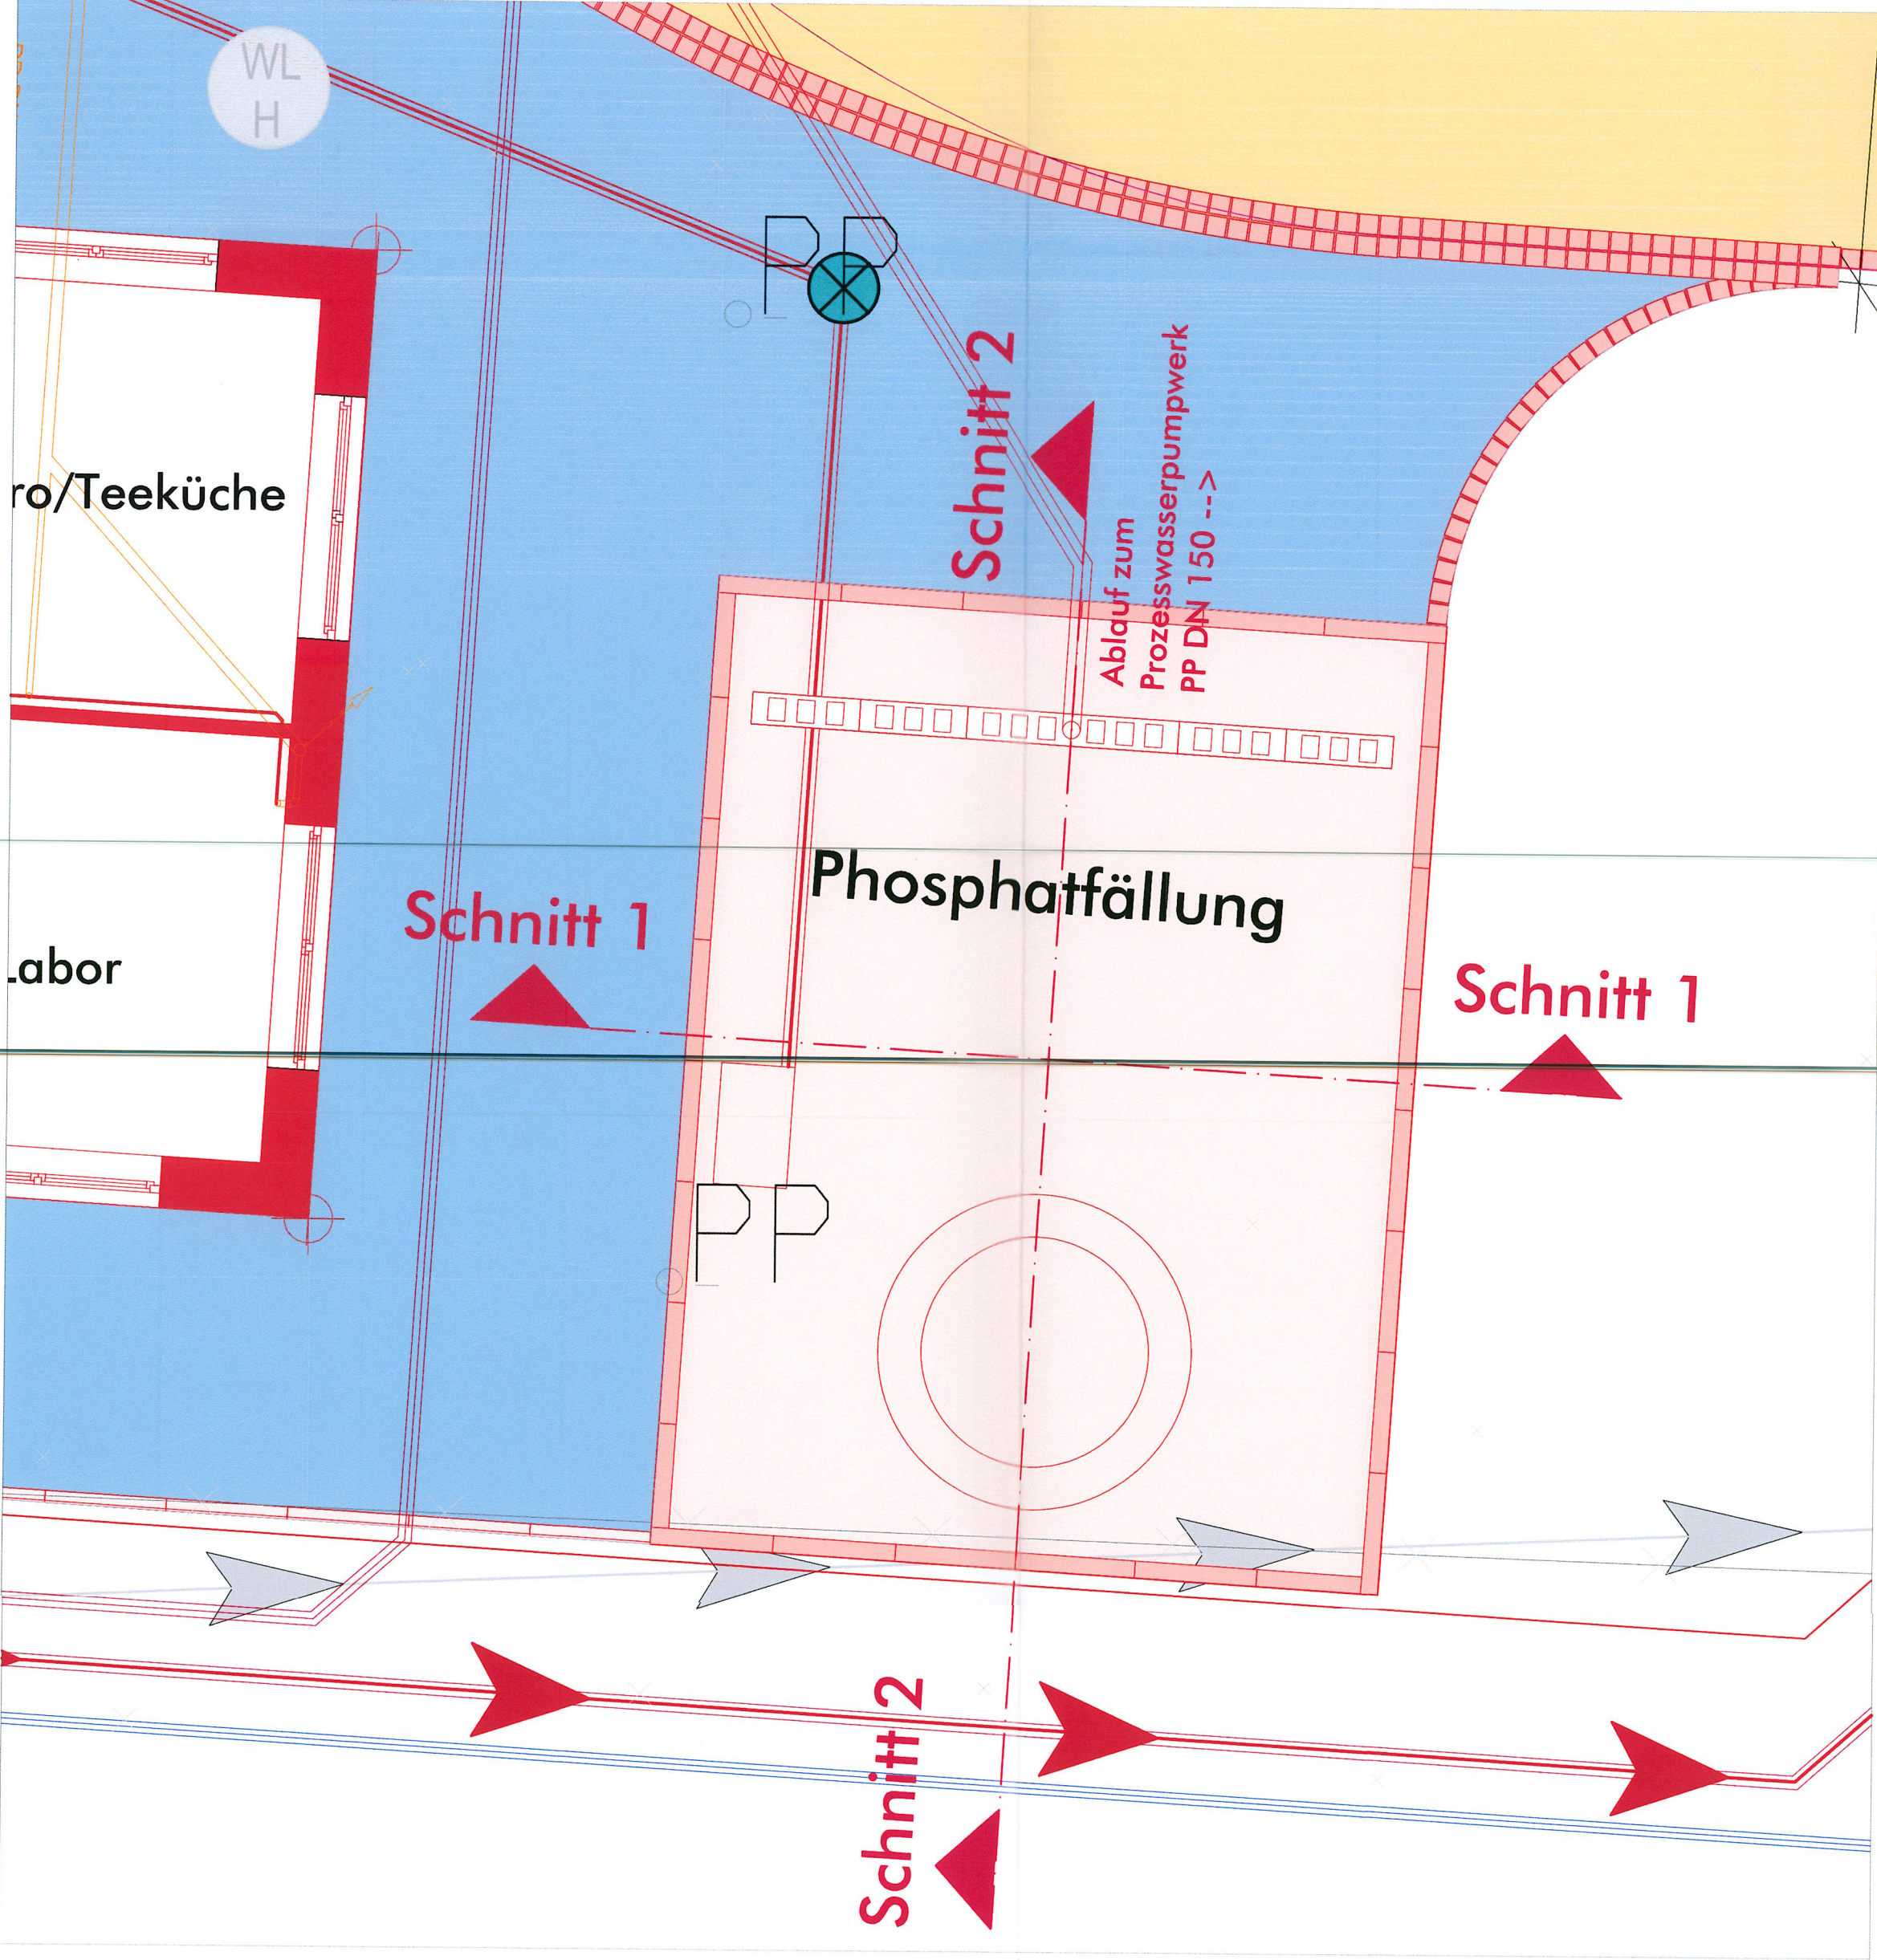

Schnitt 1-1

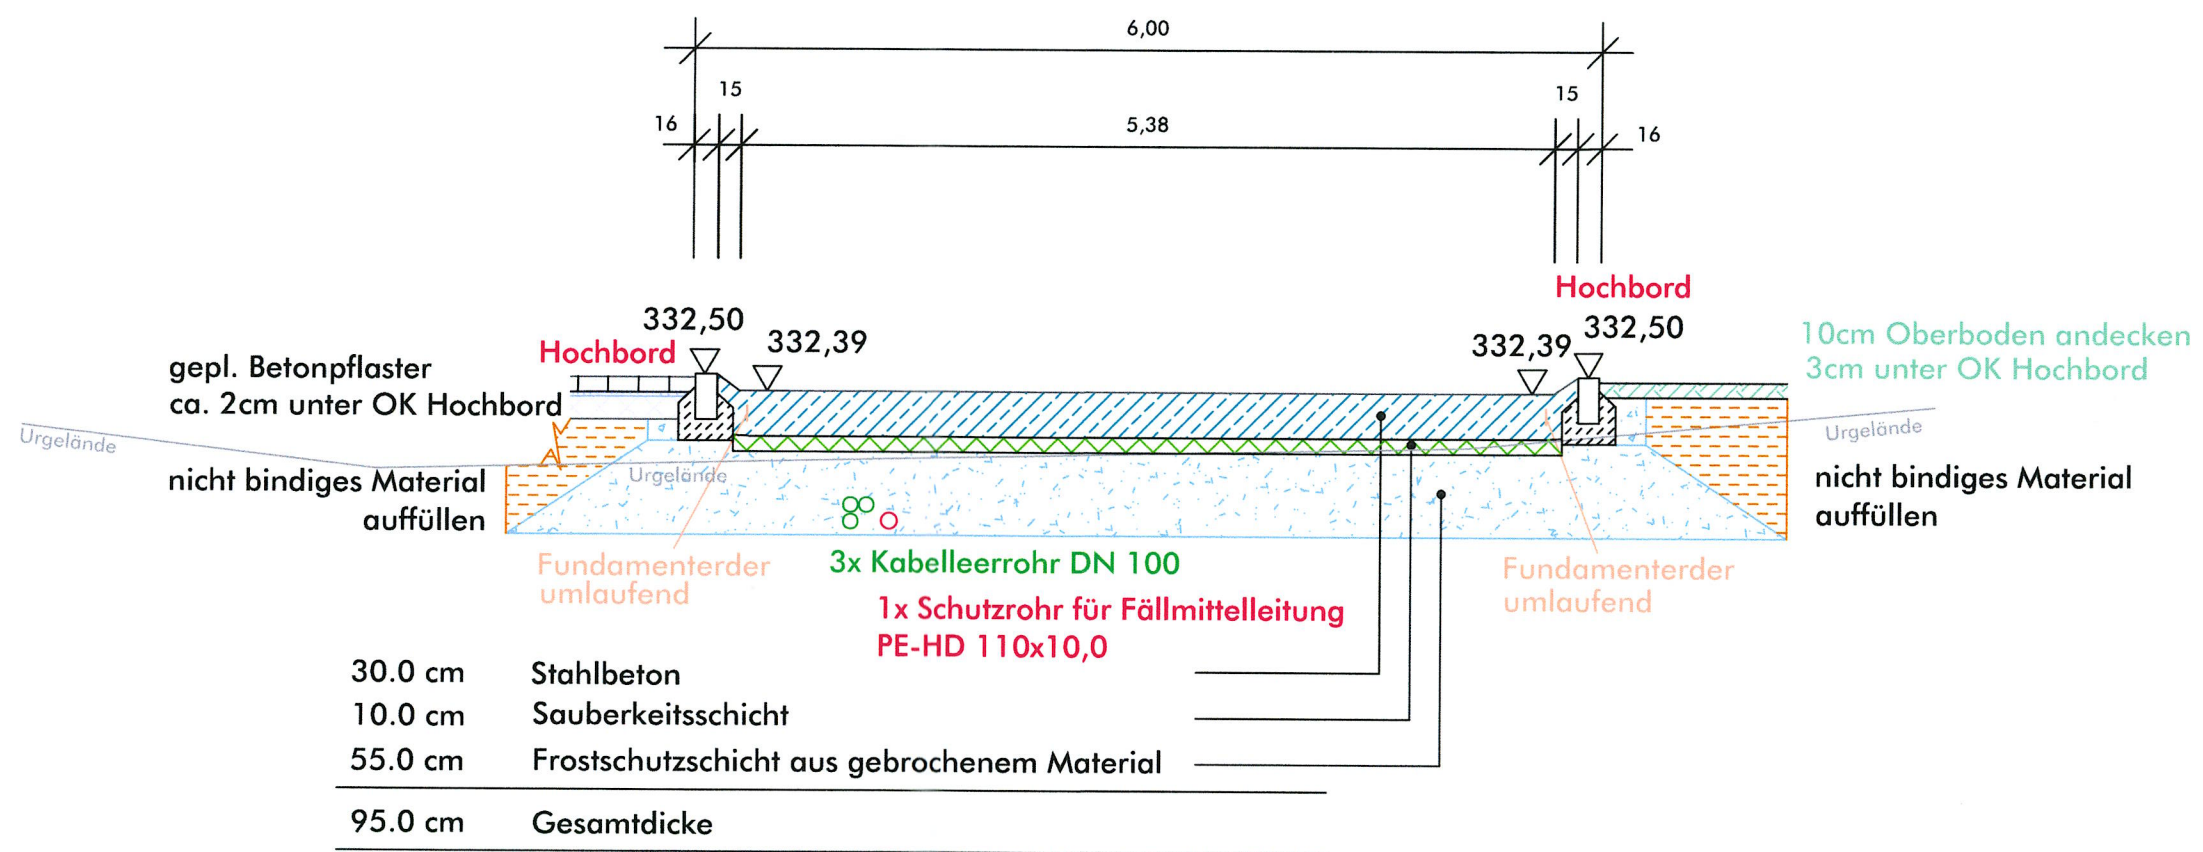

Schnitt 2-2

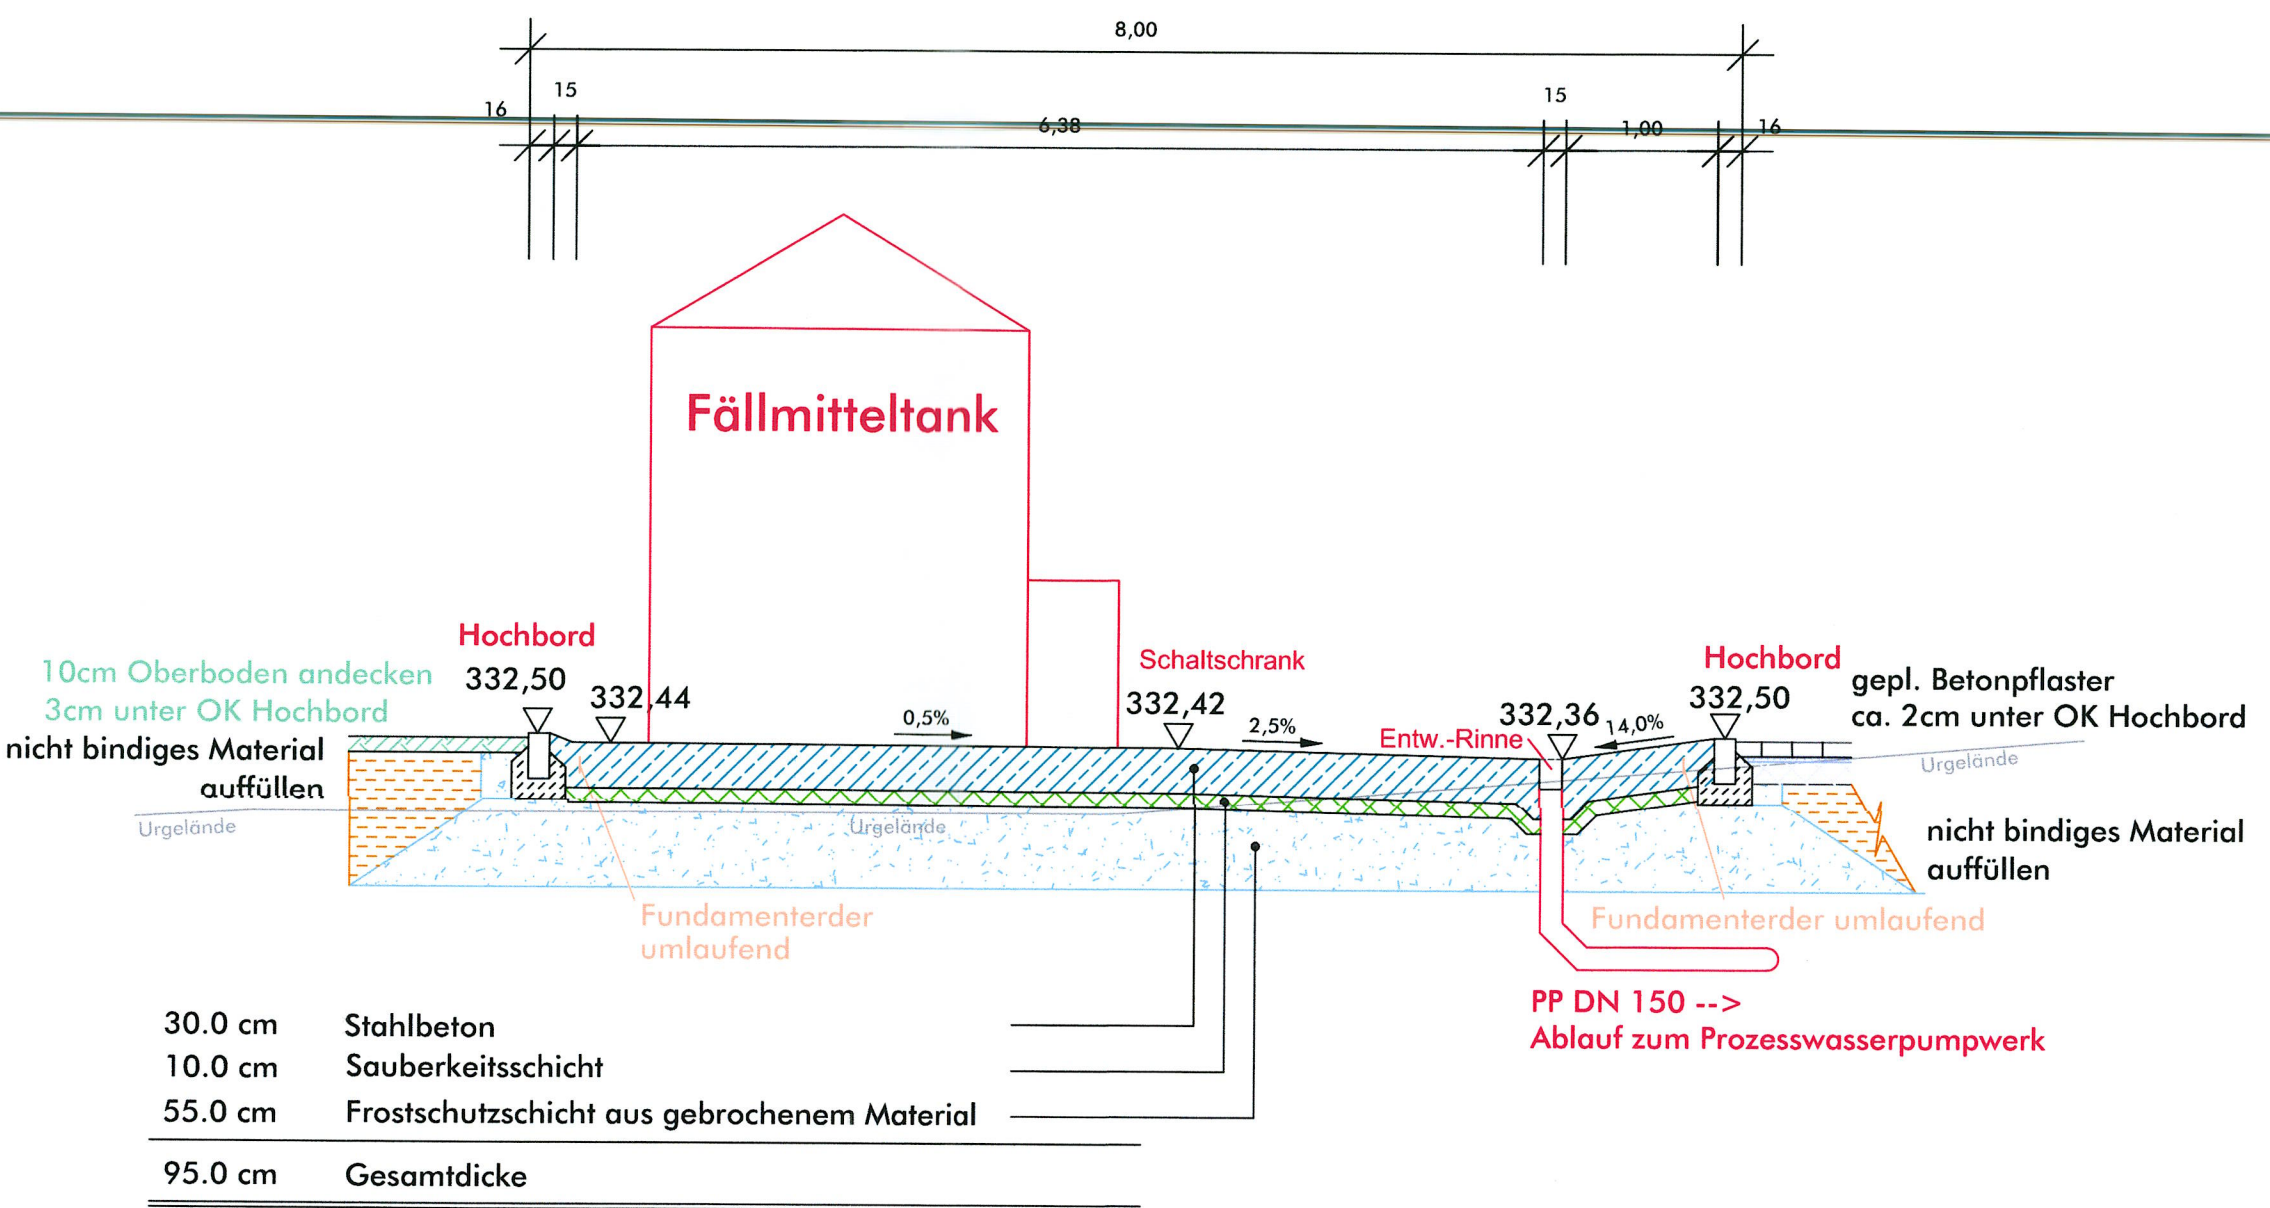

Planungsbüro:		Datum	Name
KEB Bauplanungs GmbH Straubing		04/25	LT
Hirschberger Ring 10 94315 Straubing Tel.: 09429/330936-0 E-Mail: info@keb-bauplanung.de		04/25	HH
		15.04.2025	
Koordinatensystem:	GK		
Höhensystem:	DHHN 2016		

Vorhabensträger:	Gemeinde Perkam VG Rain vertreten durch: 1. Bürgermeister Hubert Ammer Schloßplatz 2 94369 Rain Tel.: 09429/9401-0 Fax: 09429/9401-26 Landkreis: Straubing-Bogen	bearbeitet:		
		gezeichnet:		
		geprüft:		
		PSP Nr.:		
		Projekt:		

Nr.	Art der Änderung	Datum	Zeichen

WASSERRECHTSVERFAHREN

Bauverwaltung Verwaltungsgemeinschaft Rain Gemeinde Perkam	Unterlage / Blatt-Nr.: 11/01 Phosphatfällungsanlage Grundriss, Schnitte 1-1, 2-2
Projektnummer: 280510	Maßstab: 1:50

Projektbezeichnung: Neubau Kläranlage Perkam
--

Vorhabensträger: Gemeinde Perkam	Entwurfsverfasser: KEB Bauplanungs GmbH
Perkam, den 20. Mai 2025	Straubing, den 15.04.2025

	KEB Bauplanungs GmbH Hirschberger Ring 10 94315 Straubing Tel.: 09429/330936-0 info@keb-bauplanung.de www.keb-bauplanung.de
--	---